


Rura ochronna  
 ø400, L=4.0m

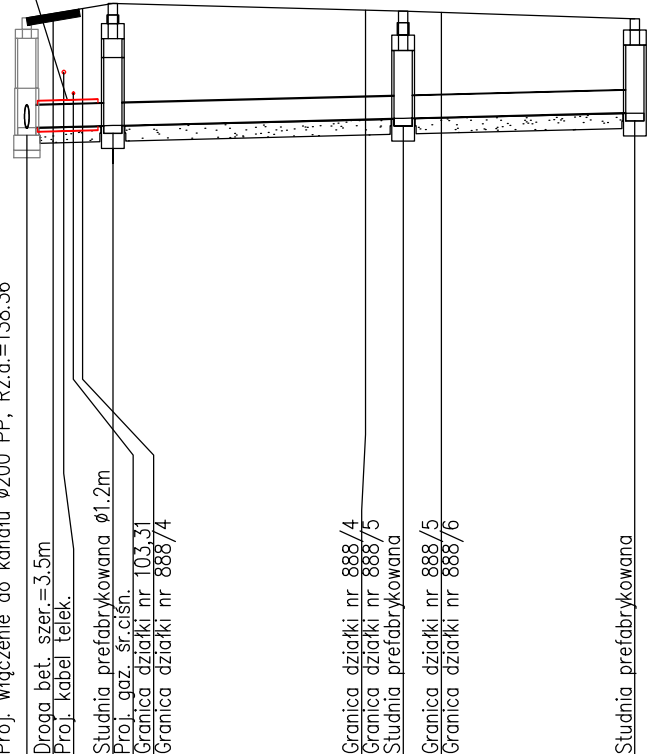

OZNACZENIE PROFILU: POZIOM PORÓWNAWCZY  
 Systn. 130.00 m n.p.m.

RZĘDNA TERENU ISTN.	139.81	139.89	140.00	139.91	139.90	139.88	139.80	
RZĘDNA DNA KANAŁU	138.36	138.37	138.39	138.47	138.48	138.50	138.56	
ZAGŁĘBIENIE DNA KANAŁU	1.45	1.52	1.61	1.44	1.42	1.39	1.24	
SPADKI, DŁUGOŚCI	0.5%							40.20m
ŚREDNICA, MATERIAŁ	<b>Ø200 PP L=40.20m</b>							
ODLEGŁOŚCI	0.00	2.44	5.69	19.19	22.40	24.88	27.41	
		5.69				15.32	40.20	

P.S.I./EPI-Graf, Generator rysunkowy Profil Koordynator 8.0  
 Nazwa pliku: Zacisze kan sanit Projekt: kanalizacja

Sistn. **S1** **S2** **S3**

RYS.	Profil sieci kanalizacji sanitarnej	nr rys. 2
NAZWA PROJEKTU	PROJEKT BUDOWLANY. PROJEKT ZAGOSPODAROWANIA TERENU Rozbudowa sieci kanalizacji sanitarnej Bielsku na ul. Zacisze.	skala 1:100 1:500
NAZWA I ADRES ZAMIERZENIA BUDOWLANEGO	Kanalizacja sanitarna na działkach o nr ew.: 103/31, 888/4, 888/5, 888/6 w miejscowości Bielsk, gm. Bielsk.	data 09.2023
PROJEKTANT	mgr inż. Grażyna Dzięglewska PPSiIS SANICO upr.proj. 82 / 92 w spec. inst.-inż. w zakresie sieci i instal. sanitarnych oraz ochr. środowiska; MAZ/IS/4132/02	